

Studio Tecnico e di Progettazione

Arch. Riccardo Campiglio

Studio - Via Bernardino Luini 2 , Varese

cel: +39 335 6931455 tel: 0332 1953507

mail:riccardocampiglio@gmail.com

T3

COMUNE DI INDUNO OLONA

Via Olona


REALIZZAZIONE NUOVO PARCHEGGIO

PLANIMETRIA FOGNA E IMPIANTO ELETTRICO


Novembre 2021

IL PROGETTISTA

ARCH. RICCARDO
CAMPIGLIO
.....

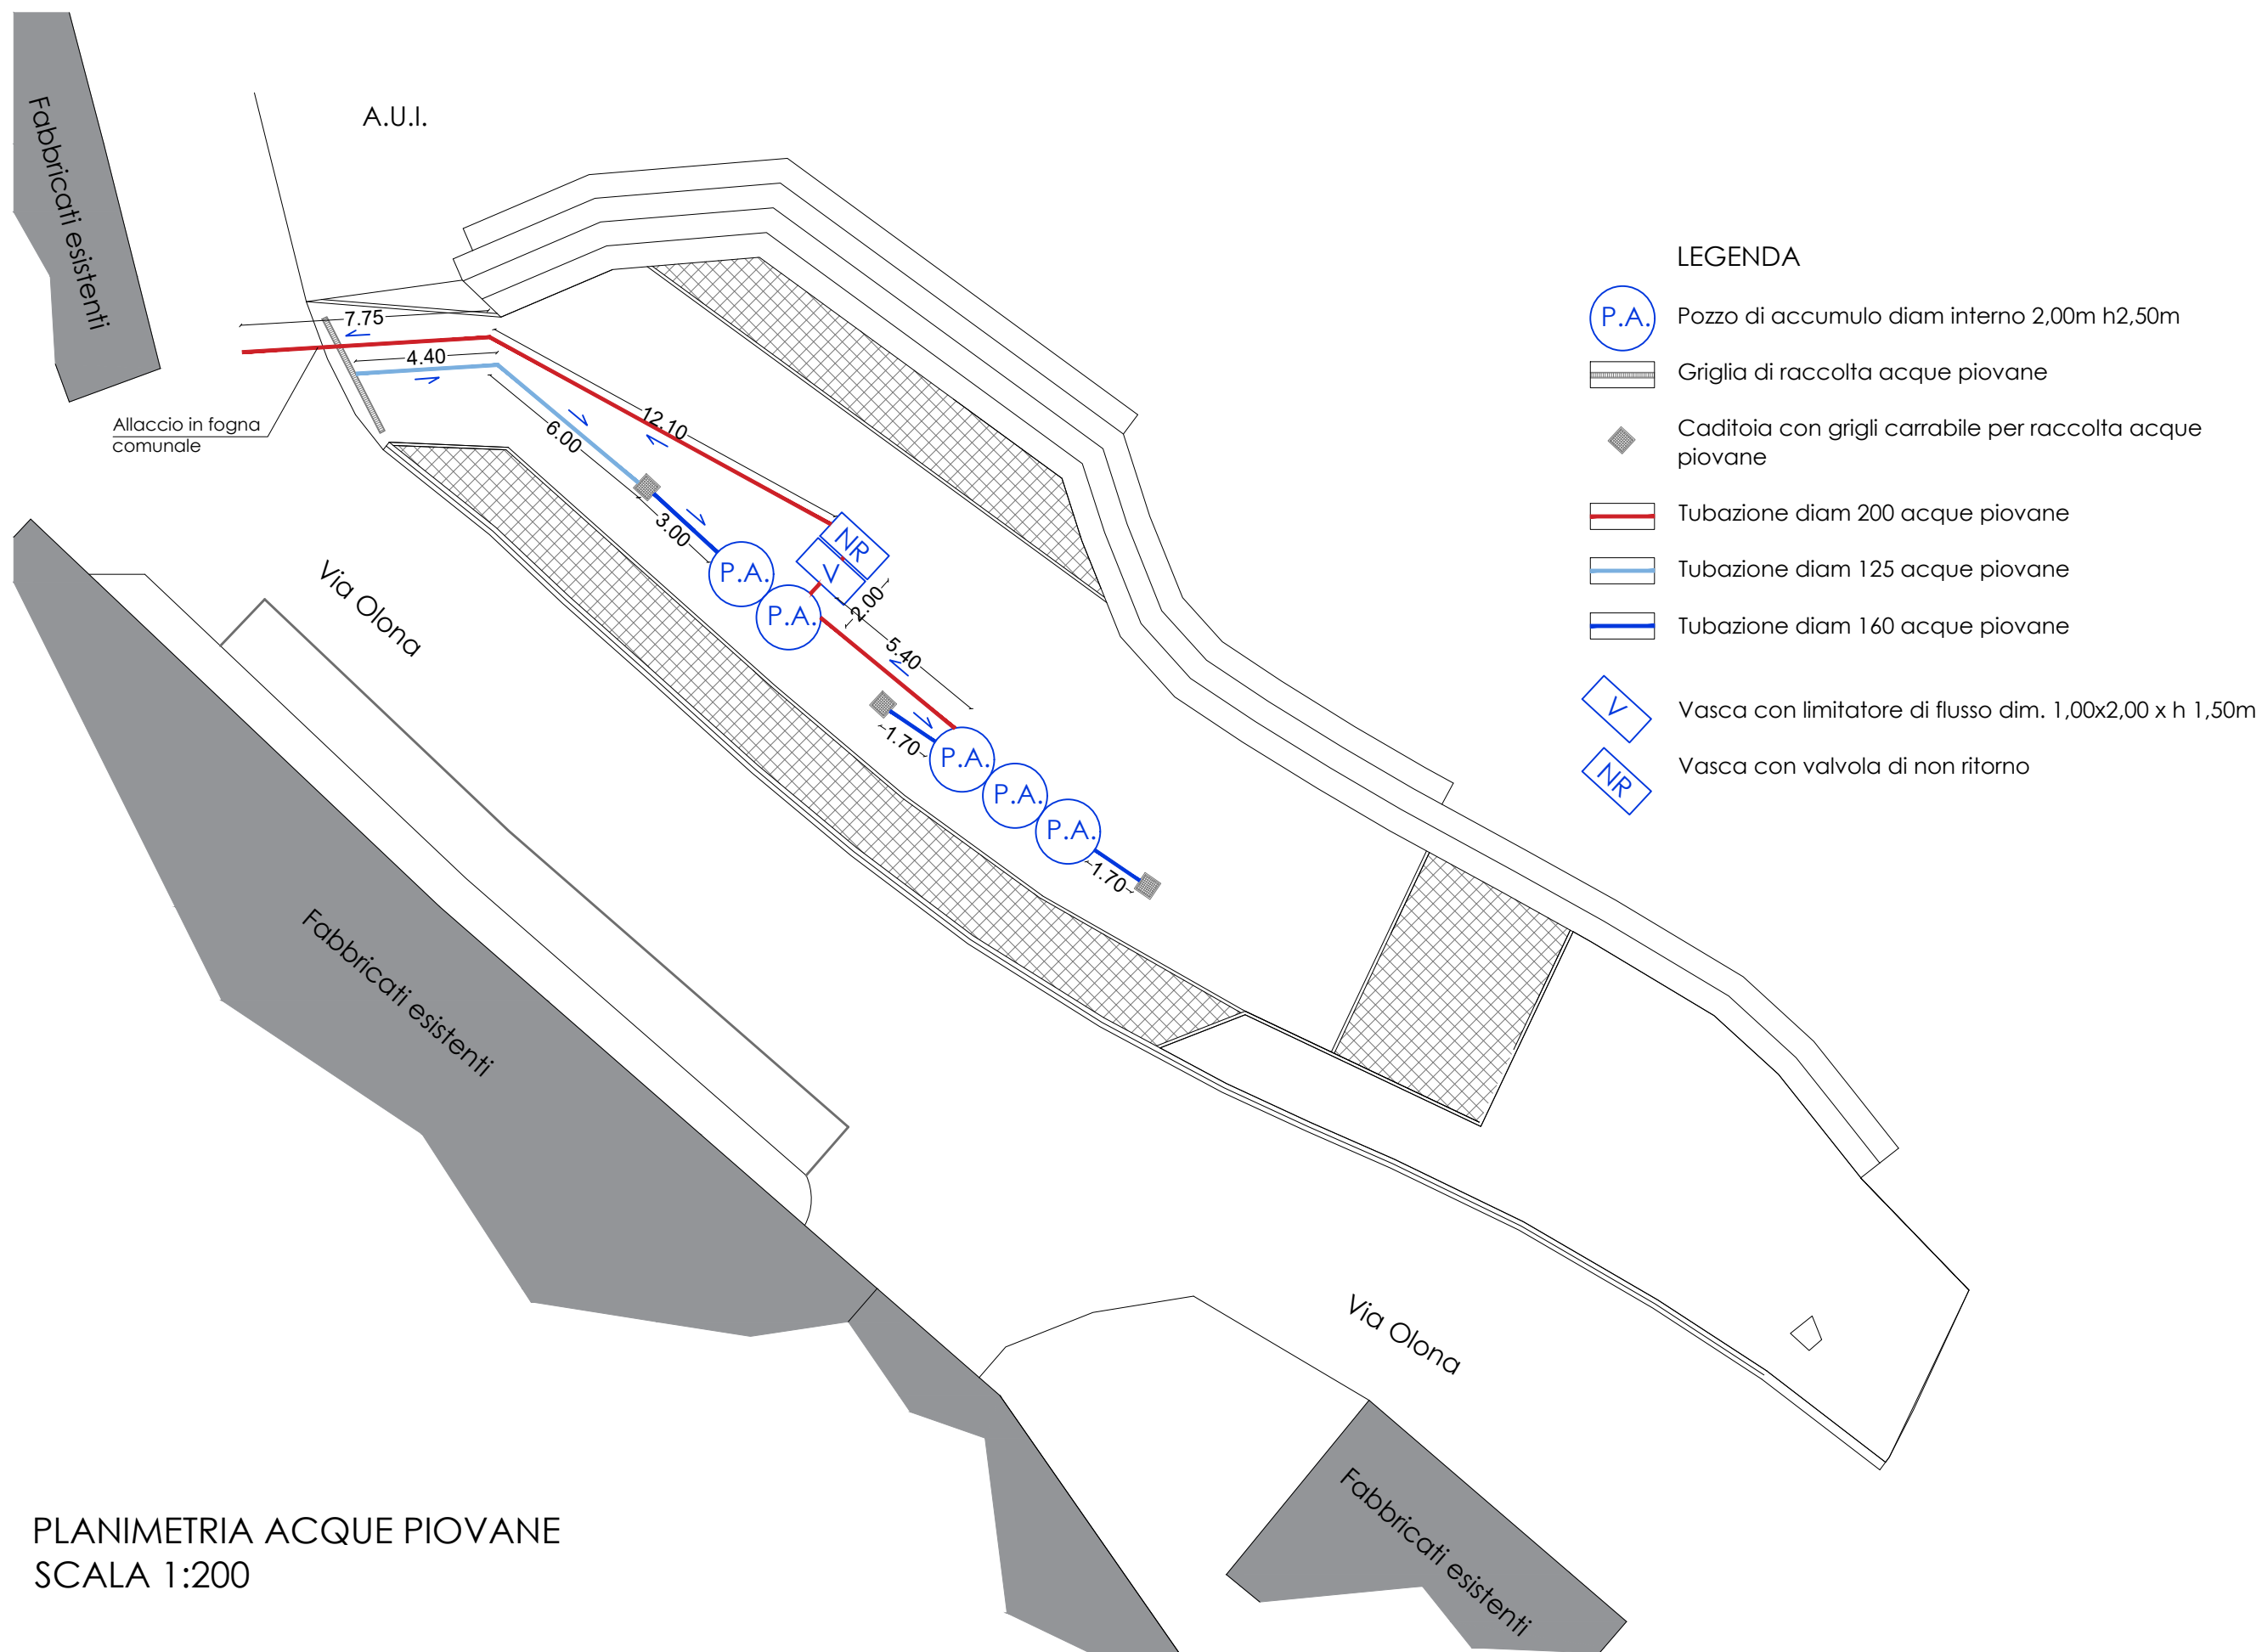

PLANIMETRIA ACQUE PIOVANE
SCALA 1:200

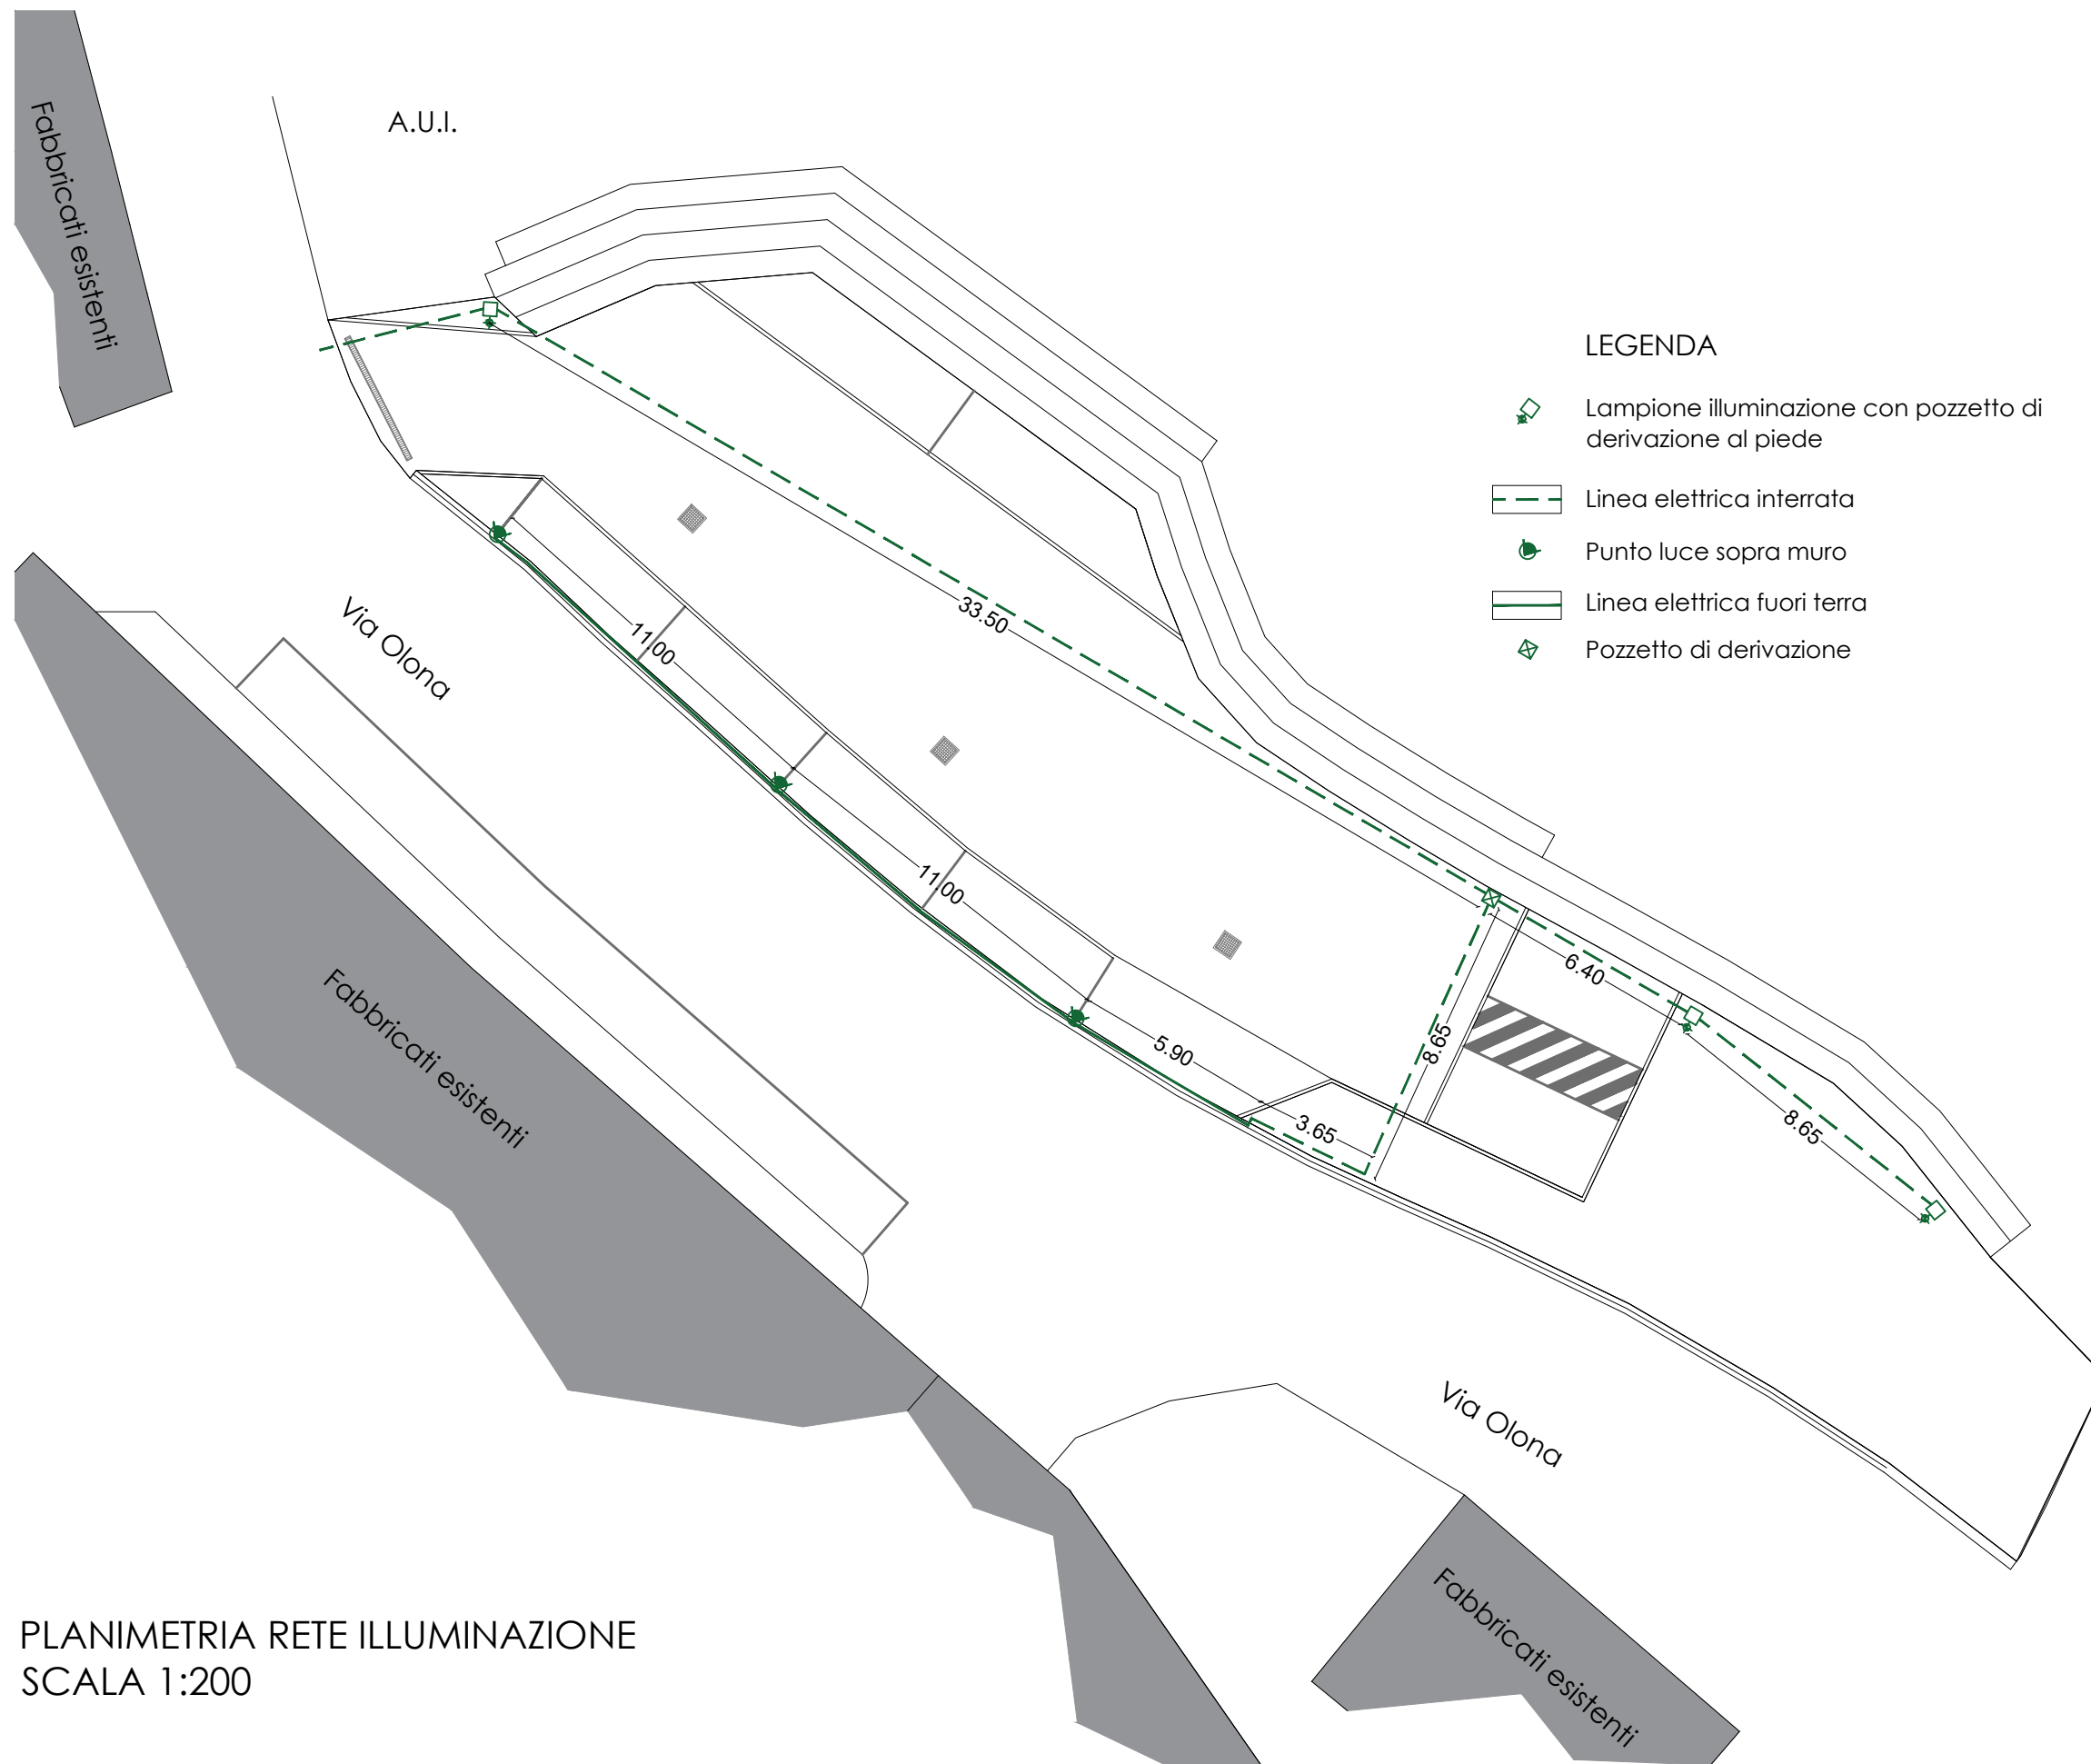

LEGENDA

- Lampione illuminazione con pozzetto di derivazione al piede
- Linea elettrica interrata
- Punto luce sopra muro
- Linea elettrica fuori terra
- Pozzetto di derivazione

PLANIMETRIA RETE ILLUMINAZIONE
SCALA 1:200