



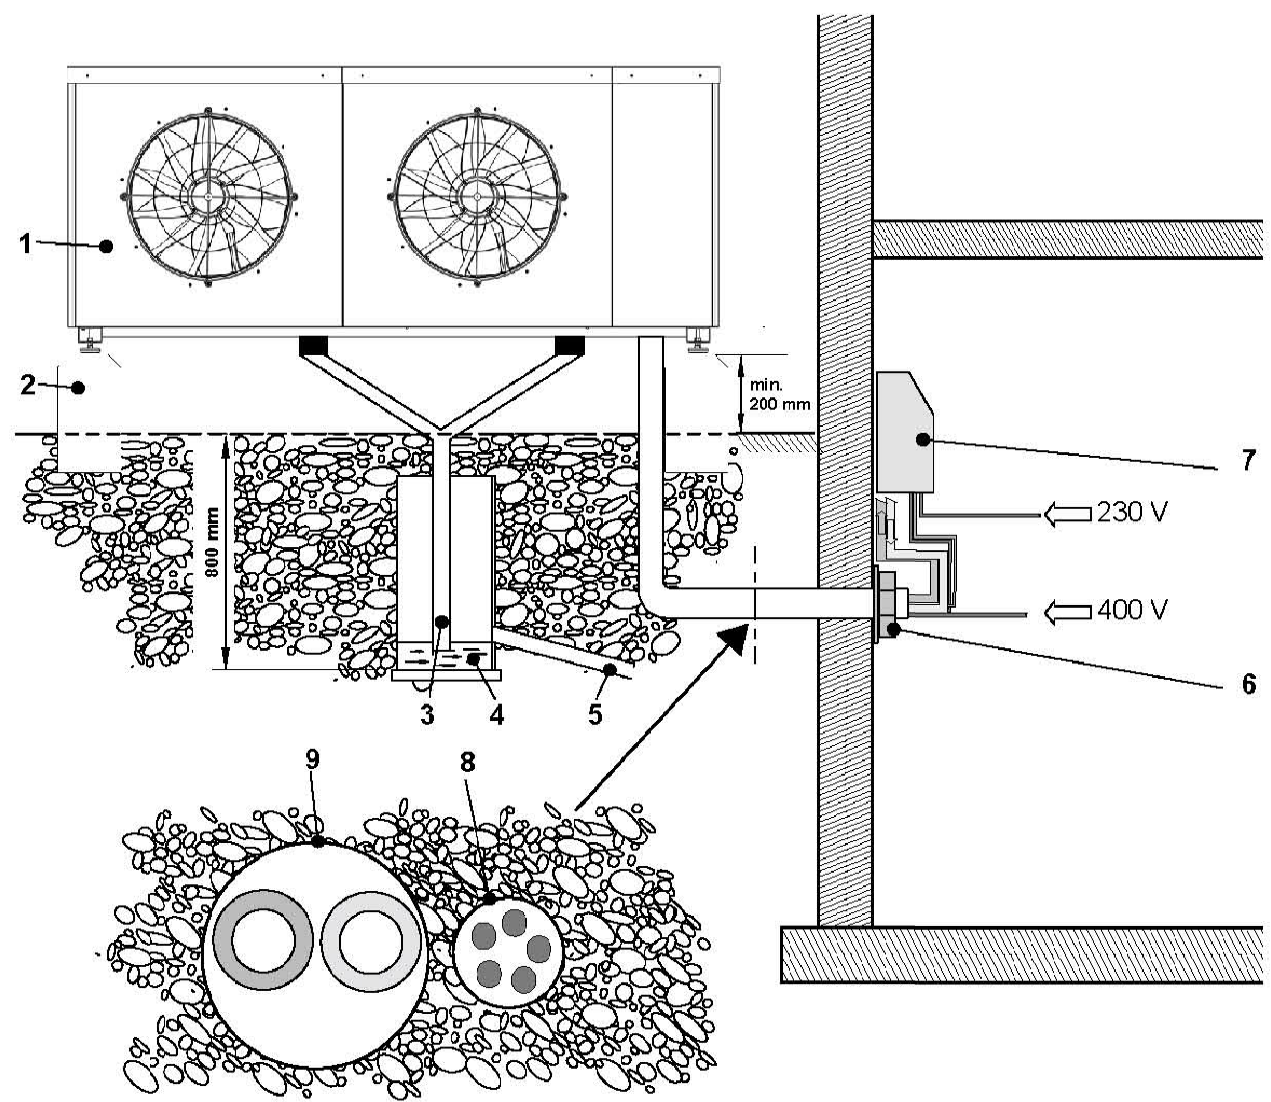

- 1 Hoval Belaria® dual AR (60)
2 Basamento in cemento
3 Scarico condensato (Rp 1") con cavo riscaldante elettrico ausiliario (sul posto)
4 Variante possibile con pozzetto (Ø 300 mm)
5 Scarico nel sistema fognario
6 Attraversamento parete (collegamenti idraulici ed elettrici)
7 Quadro elettrico/Regolazione TopTroni® E
8 Tubo vuoto per collegamenti elettrici all'apparecchio esterno
9 Tubo vuoto per collegamenti idraulici all'apparecchio esterno
Mandata riscaldamento R2"
Ritorno riscaldamento R2"

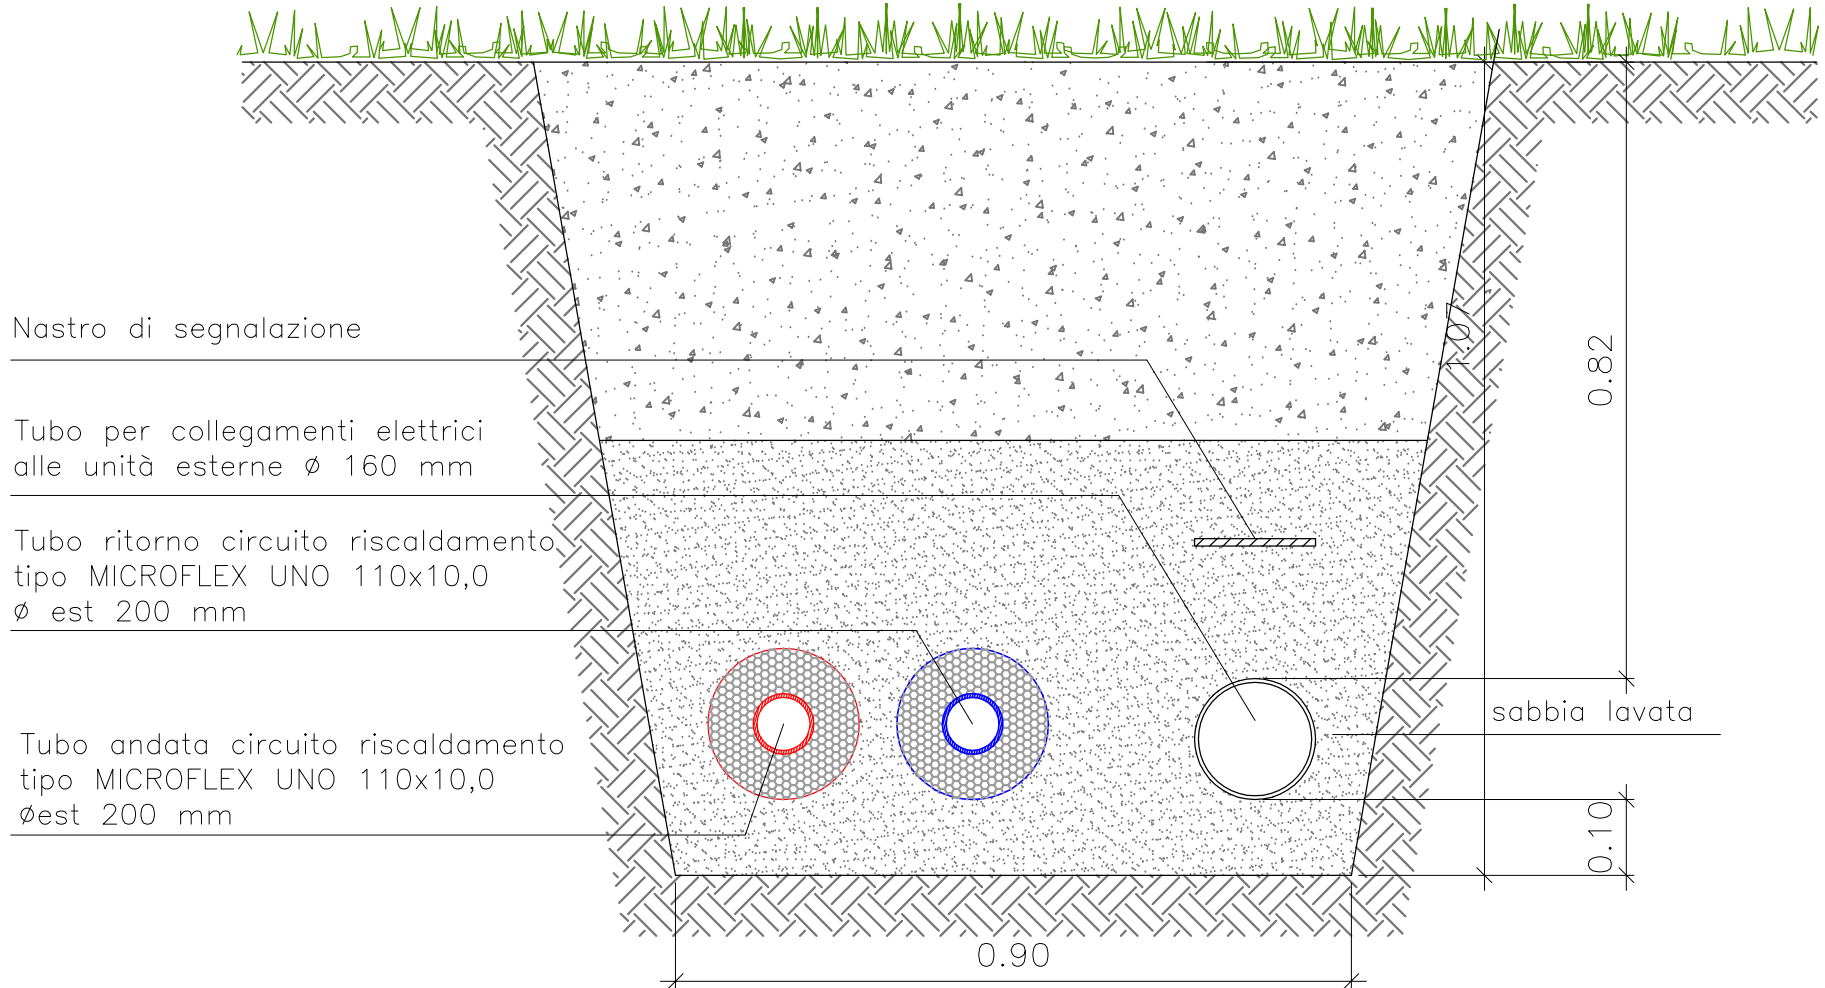

PARTICOLARE POSA TUBAZIONI INTERRATE scala 1:10

SPECIFICA TUBAZIONI INTERRATE

TUBO MICROFLEX UNO
Tubo singolo realizzato in PEX con barriera antiossigeno. Isolamento termico multistrato realizzato con polietilene reticolato PEX espanso con struttura a celle chiuse. Il mantello di rivestimento esterno costituito da una doppia parete, corrugata in polietilene ad alta densità, denominata a "camera chiusa".


LEGENDA

	andata/ritorno dorsali principali impianto riscaldamento
	dorsali principali acqua fredda
	valvola a sfera
	valvola a tre vie
	Ingombro minimo per corretto funzionamento macchina e successiva manutenzione
A	Pompa di calore – Tipo Hoval Belaria Dual AR 60
B	Quadro elettrico per pompa di calore Hoval Belaria Dual AR 60
C	Puffer per riscaldamento Tipo Hoval EnerVal 800 litri
D	Gruppo pompe riscaldamento
E	Trattamento acqua

NOTA BENE:

QUOTE E MISURE INDICATIVE DA VERIFICARSI IN CANTIERE DA PARTE DELL'ESECUTORE DEI LAVORI PRIMA DELL'INIZIO DEGLI STESSI.

PRIMA DELL'ESECUZIONE DELLE OPERE ACCORDARSI CON LE IMPRESE ESECUTRICI DEGLI IMPIANTI E DEGLI ALLESTIMENTI PER EVENTUALI FOROMETRIE O ALTRO.

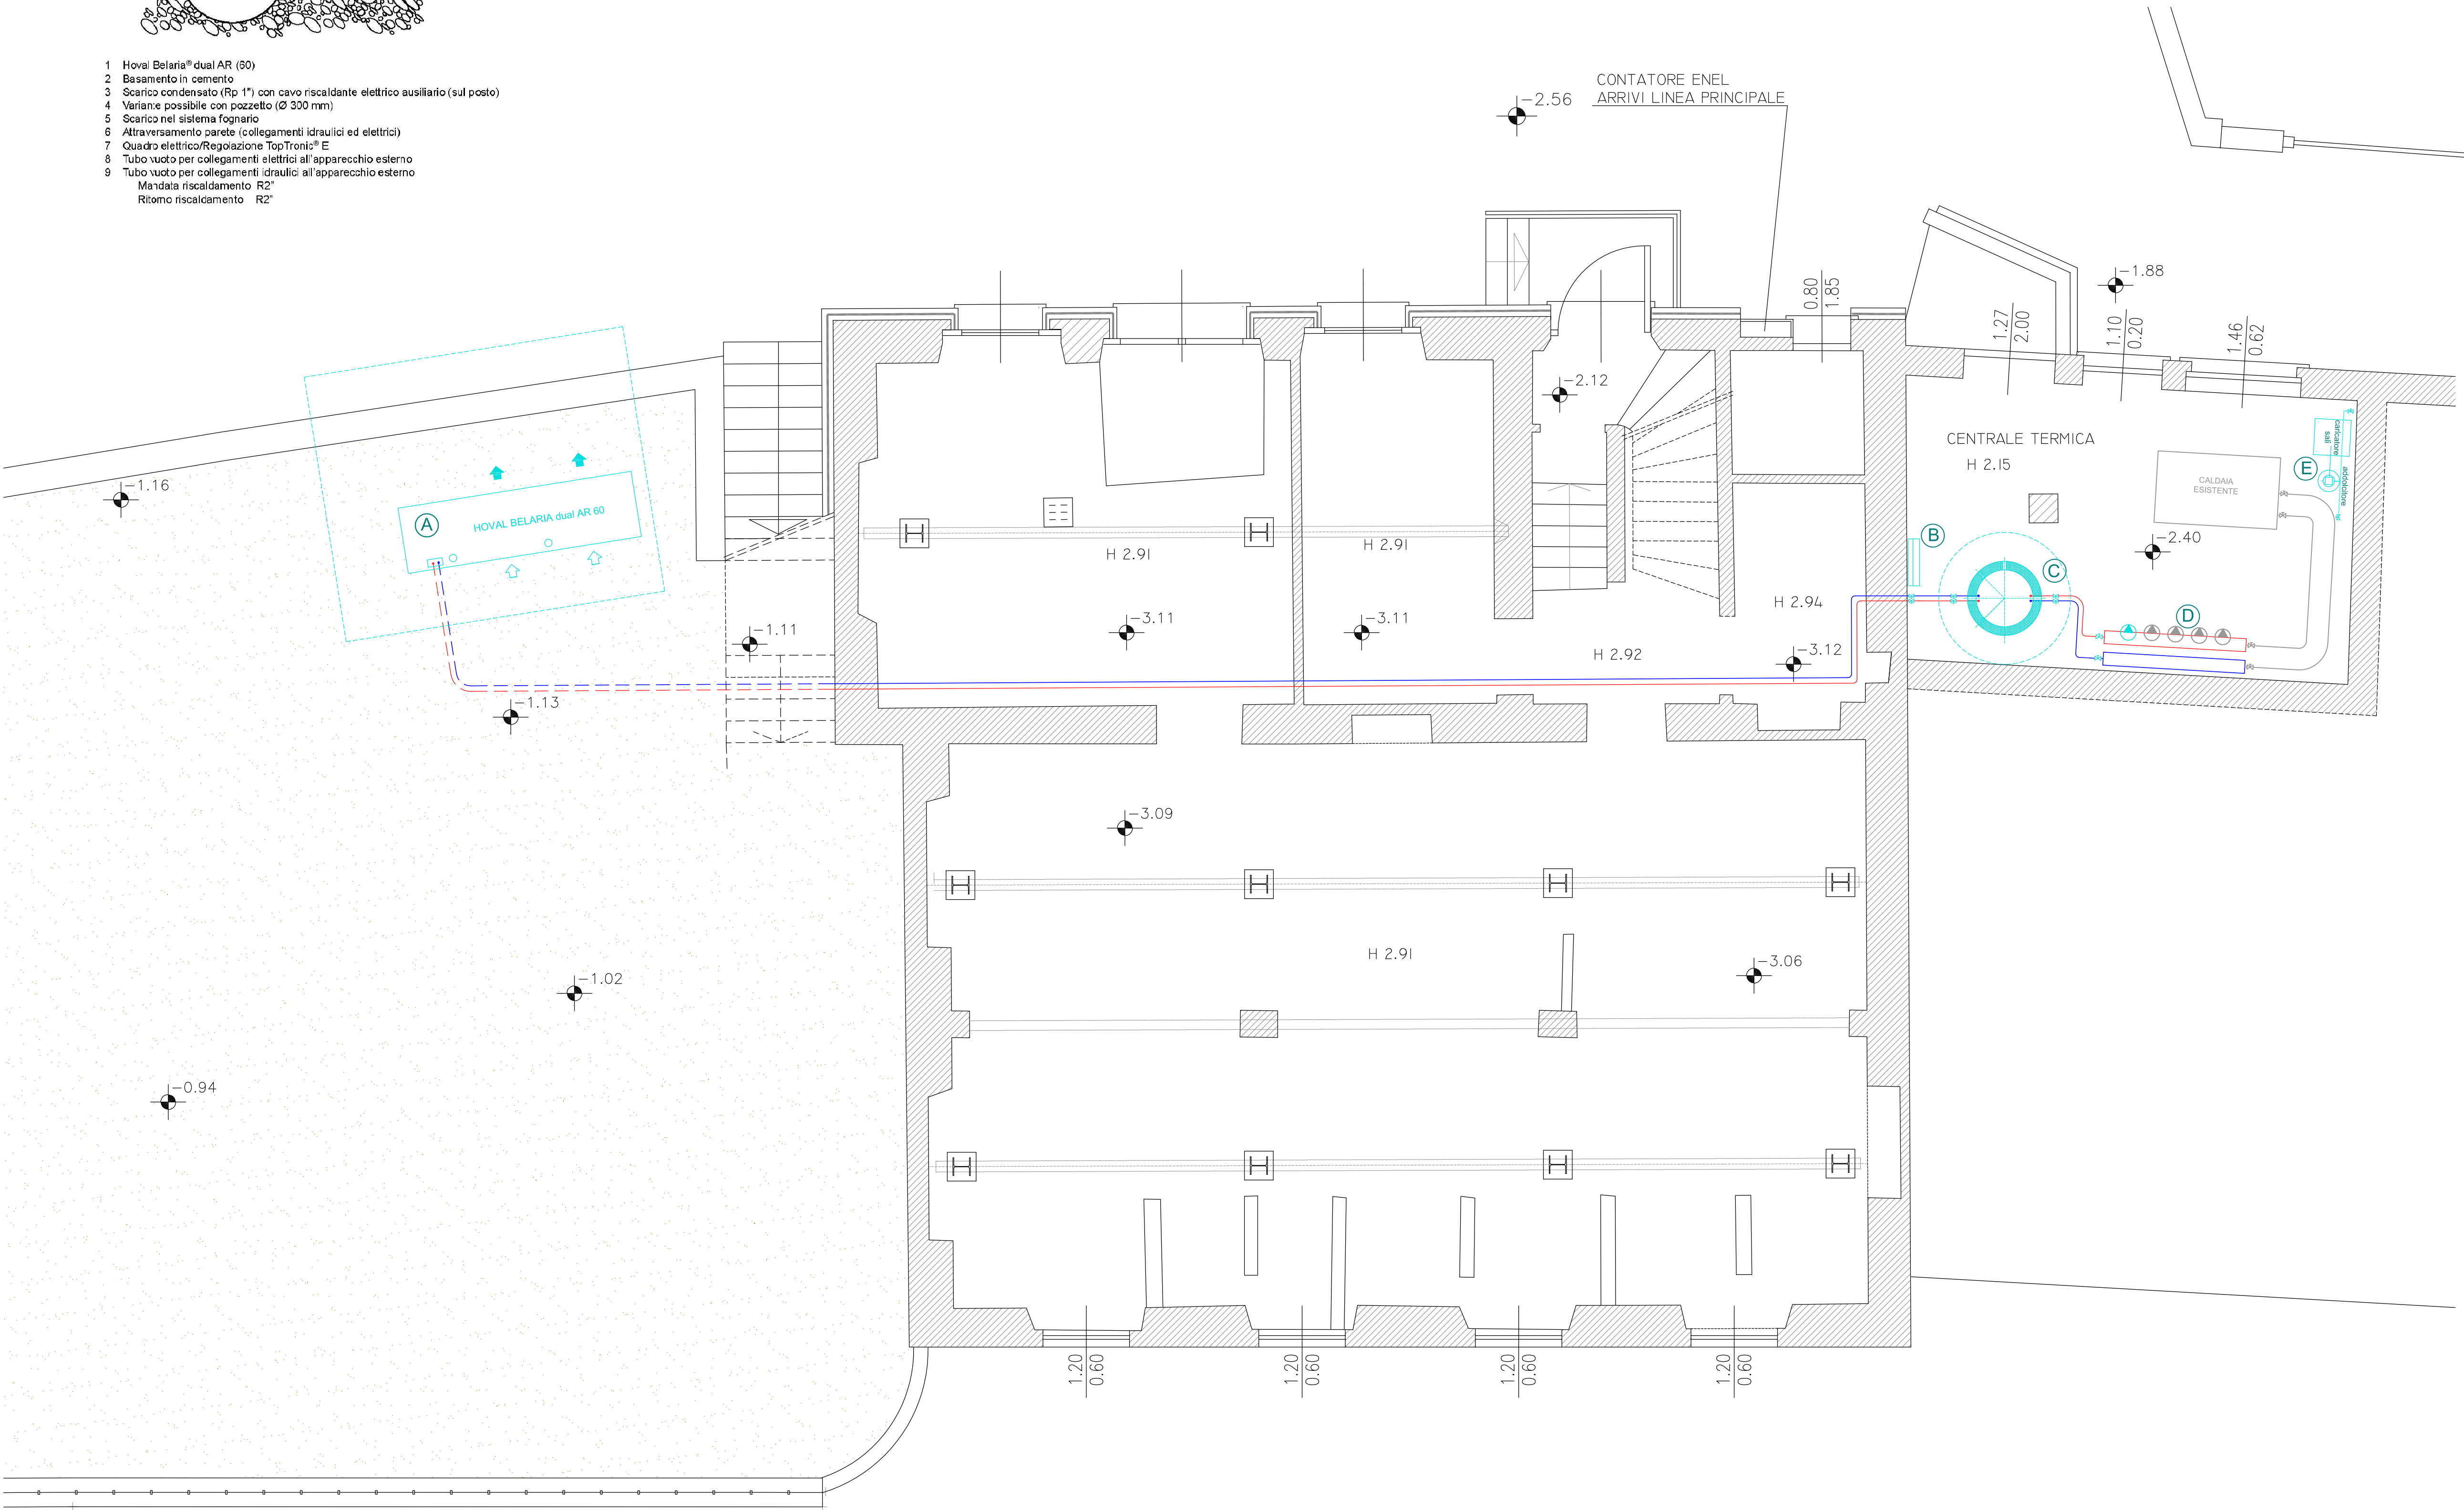

REV	DATA	DESCRIZIONE

Progettista:

Ing. Giuseppe Ambrosetti
Ing. Clara Ambrosetti
Geom. Claudio Colombo
via Robbioni N.17 Varese
tel./fax 0332/28.51.85
e-mail: sambroec@working.it
claramarie.ambrosetti@ingpec.eu
sito: www.sambroec.it
C.F./P.IVA 01881070120

STUDIO TECNICO
AMBROSETTI
E COLOMBO

IONET
CERTIFIED
MANAGEMENT
SYSTEM

Committente:

**Comune di
INDUNO OLONA**
Provincia di Varese
Via G.P. Porro n.35 – 21056
TEL 0332/273111

PROGETTO ESECUTIVO

Opere di efficientamento e contenimento energetico sul patrimonio edilizio comunale, fabbricato ex S.O.M.S. CUP B79J22000770002

IMPIANTO MECCANICO – LAYOUT CENTRALE TERMICA

Tavola n. **8.2** Rapp. 1:50 Gennaio 2023

CC : C.A.	codice elaborato: L2799 SCHEMA UNIFILARE ESEC_Rev04	estensione file: dwg	SW: Autocad 2010	Codice Progetto: L2799
TEC : M.M.	nome file stampa: IN09272 Imp_mec Layout.ctb	estensione file stampa: ctb		